




4 PLANTA ALTA
Escala: 1:100

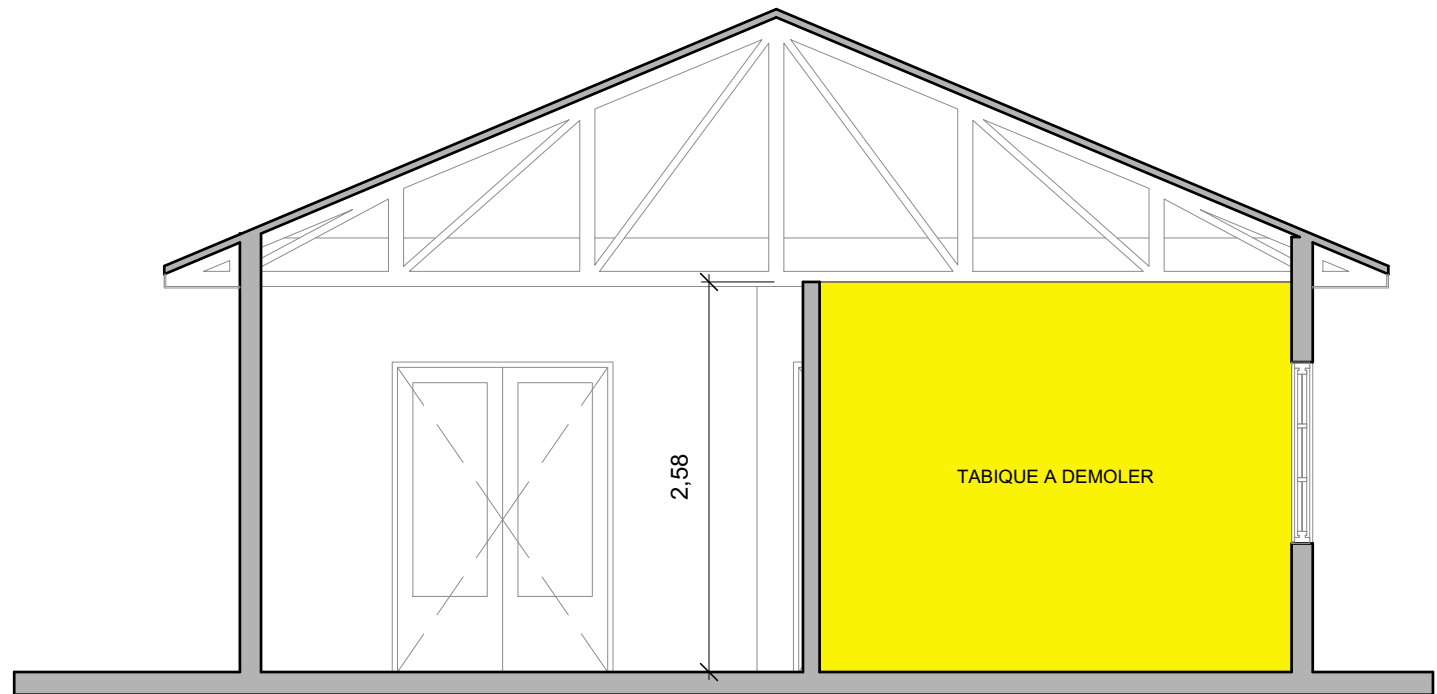

5 CORTE T1
Escala: 1:50

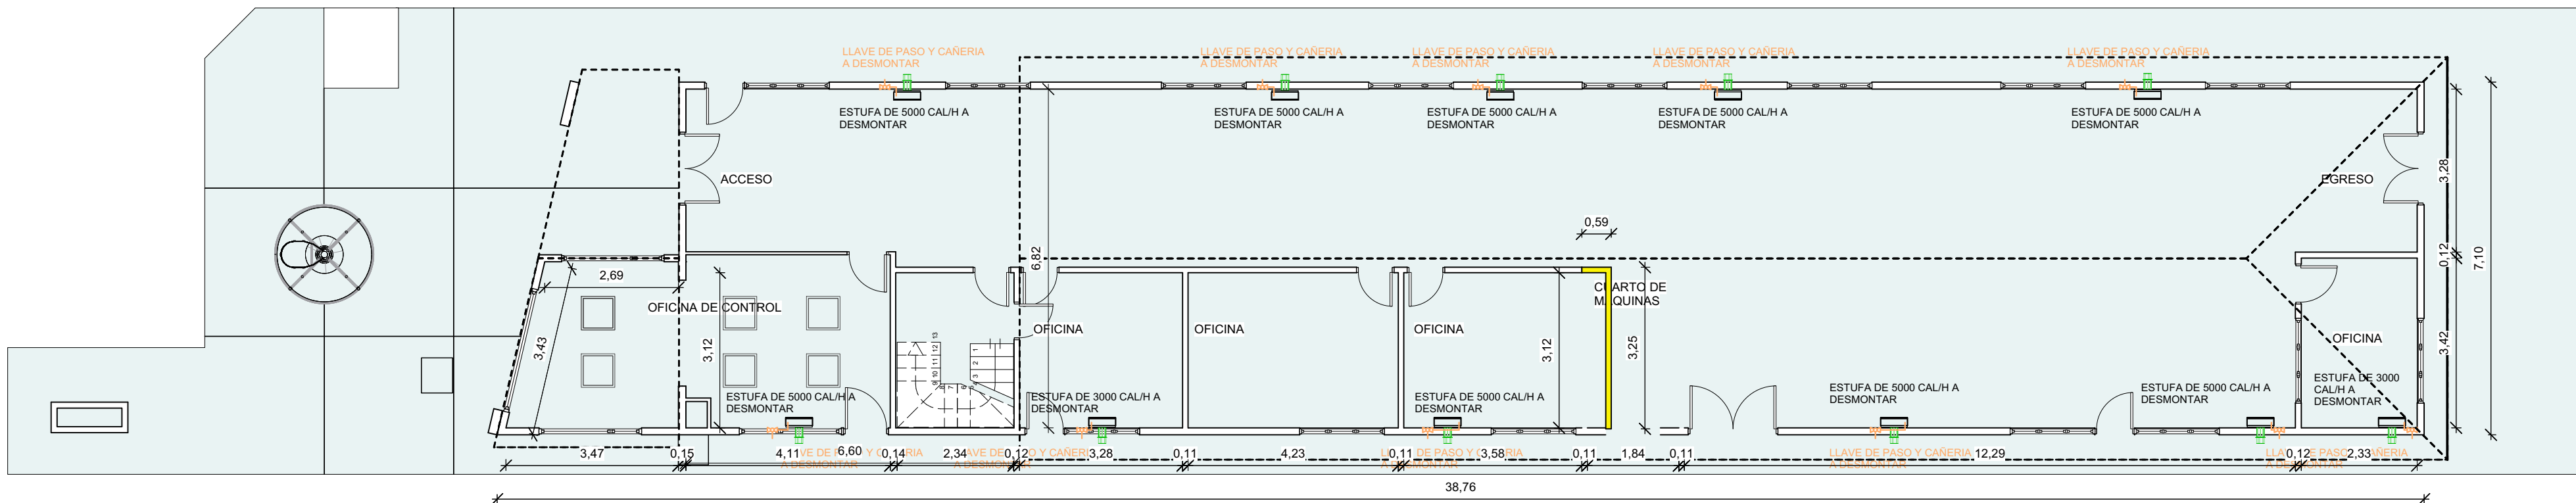


3 PLANTA BAJA
Escala: 1:100

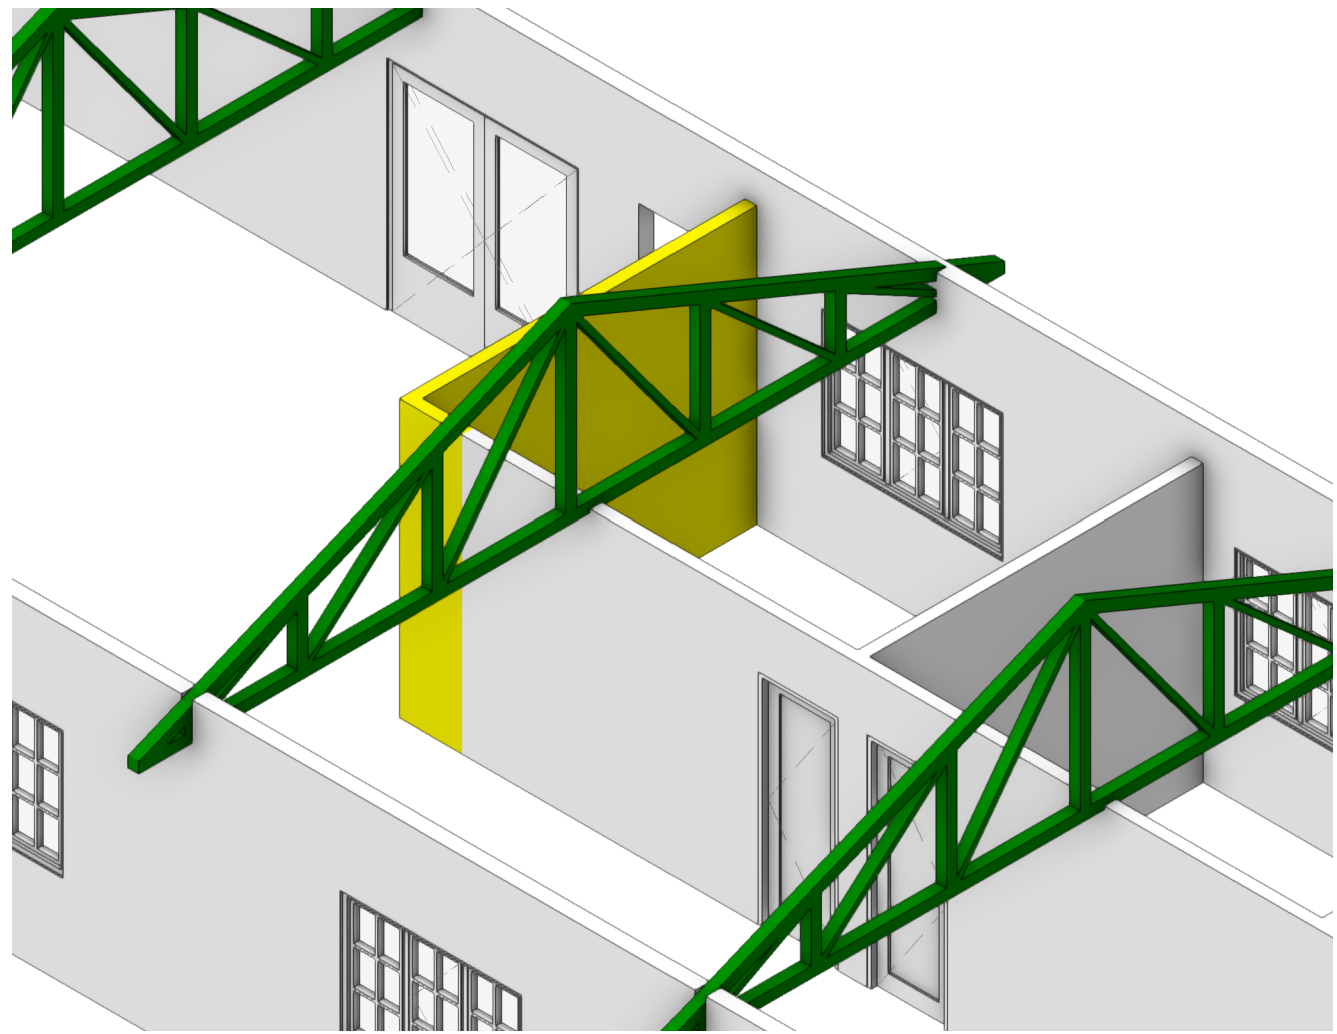


6 PERSPECTIVA
Escala: 1:50



2 PLANTA ALTA
Escala: 1:100

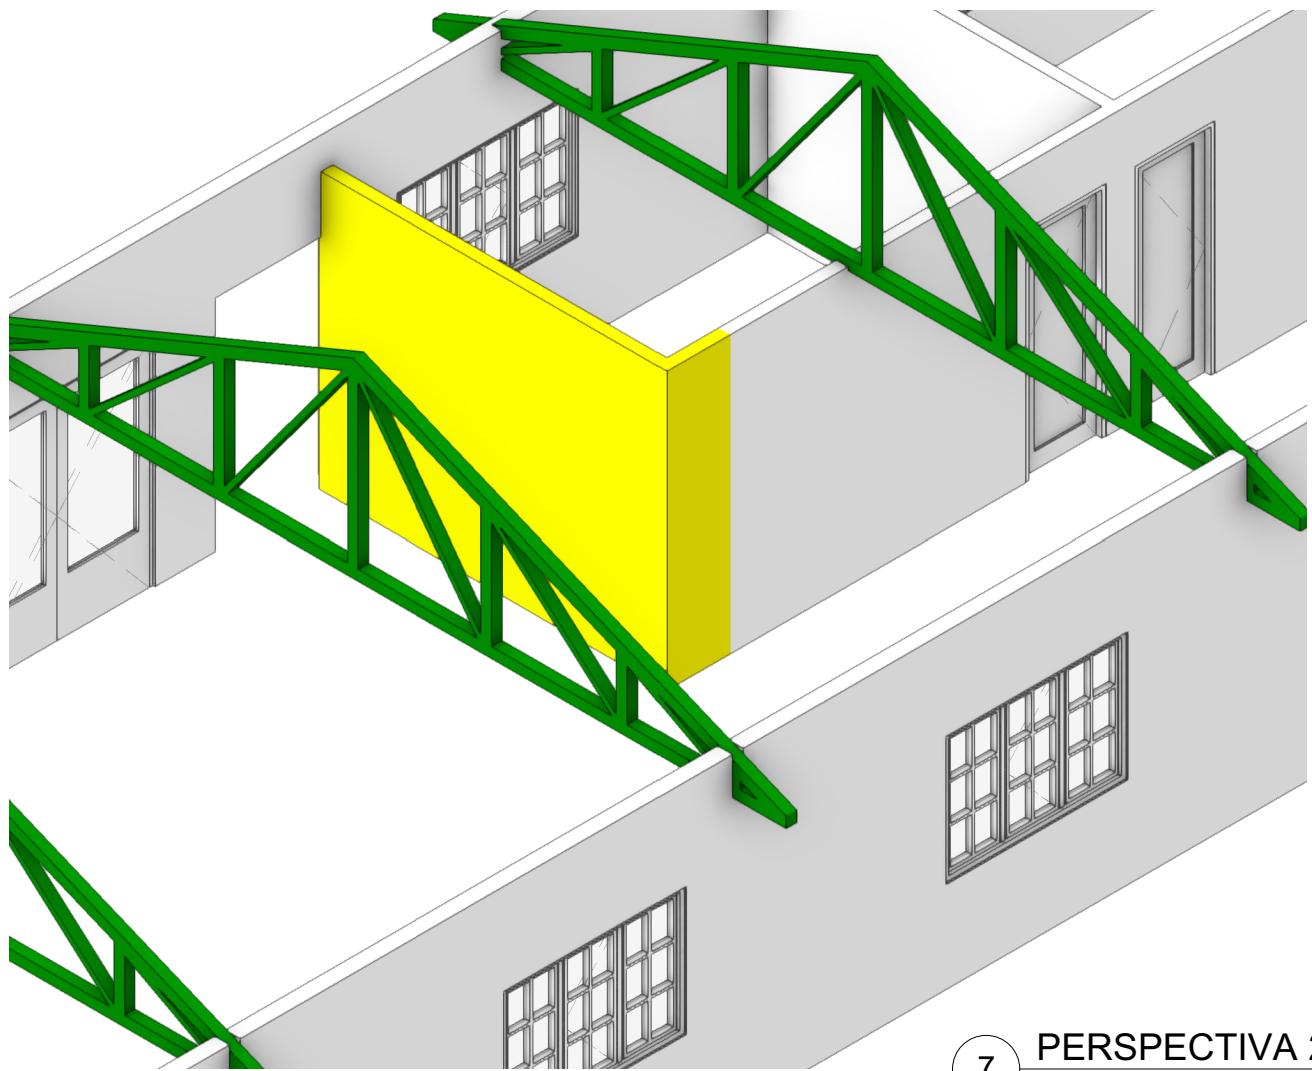

7 PERSPECTIVA 2
Escala: 1:50

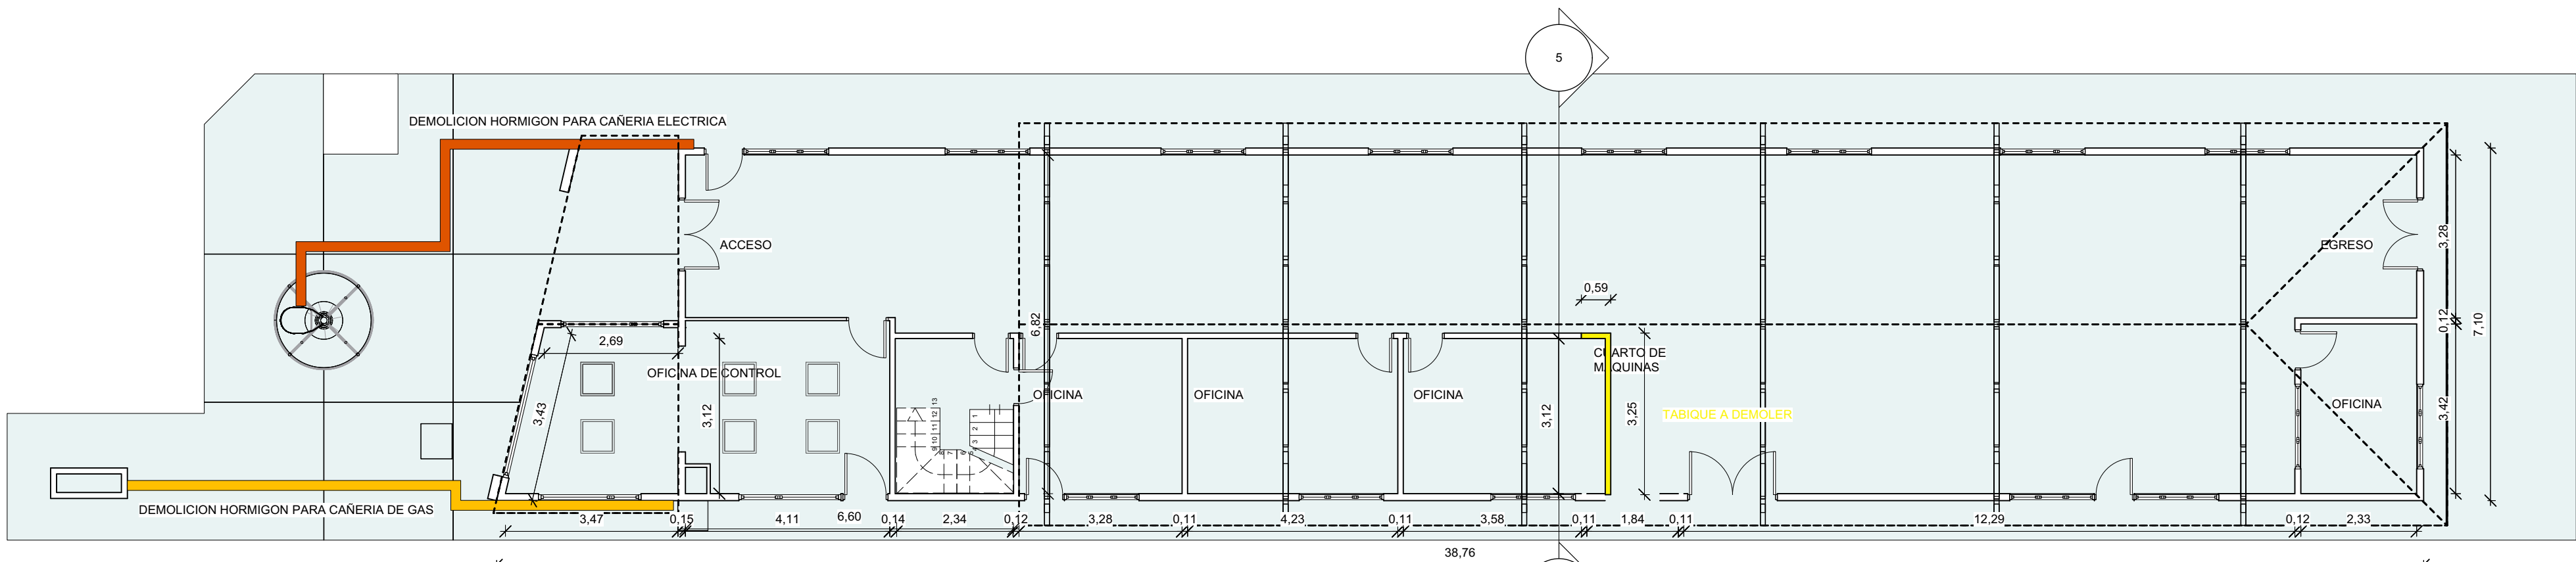

1 PLANTA BAJA
Escala: 1:100

 PRESIDENCIA DE LA DIRECCIÓN PROVINCIAL DE PUERTOS	PROVINCIA DE TIERRA DEL FUEGO, ANTÁRTIDA E ISLAS DEL ATLÁNTICO SUR-REPÚBLICA ARGENTINA		 GOBIERNO DE LA PROVINCIA DE TIERRA DEL FUEGO
	EXP. 64-2012 "NUEVO SISTEMA DE CALEFACCIÓN SOLICITADO POR D.G.P.P.y A.- AIRE CALIENTE"		DIRECCIÓN PROVINCIAL DE PUERTOS
	PLANO DE: ESTADO ACTUAL-DEMOLICION		PLANO N° ARQ. 1
	FECHA: DICIEMBRE 2022 2022-ww ESCALA: INDICADAS	ARCHIVO: GAS Y CALEFACCIÓN QUIEBRE 2022-ww ESC. PLOTED: 1=1	